


Legende:

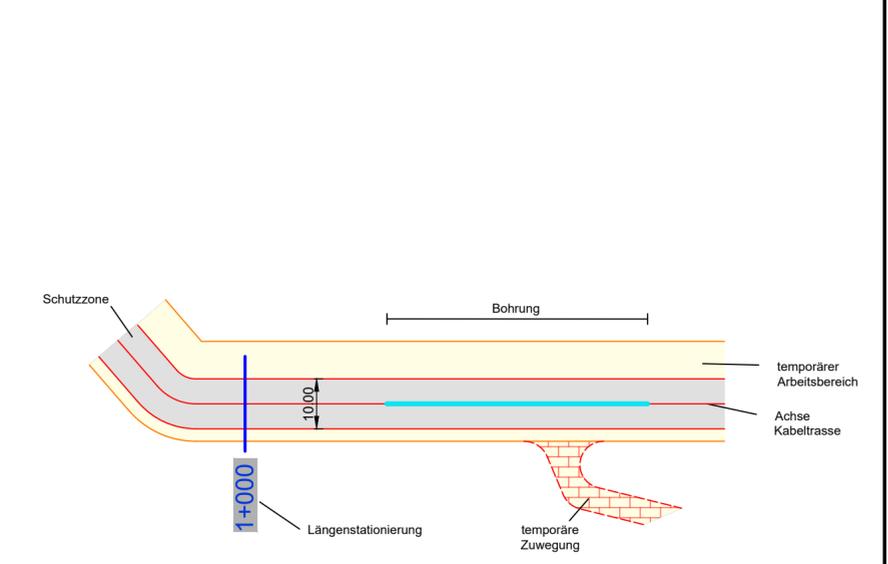

Eigentümer-Schlüsselnummer


Verbindungs-muffe mit Crossbonding in Unterflurbauweise inklusive Umgriff

Verbindungs-muffe

Freileitungsmast Umbau mit zusätzlicher Traverse zum Kabelübergangsmast


Freileitung Schutzzone

offener Dükler

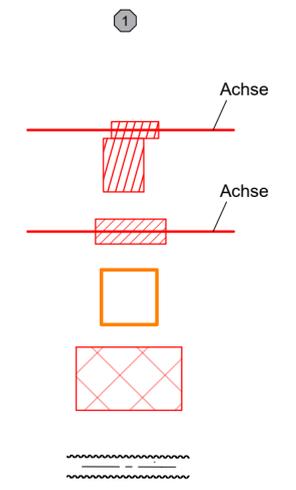

LAGEPLAN
Rechtserwerb
110-kV-Kabelleitung
Fürth
LH-07-G900/7 und LH-07-G900/8
UW Vacher Straße - UW Dambacher Straße

Maßstab 1 : 1000

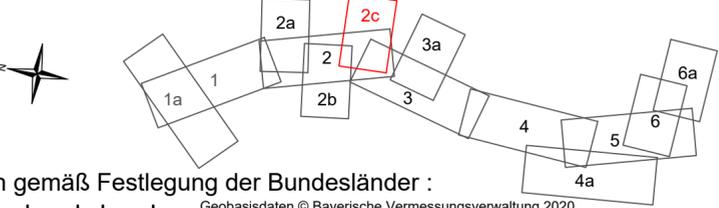

Grenzen gemäß Festlegung der Bundesländer :

Land	Reg. Bez.	Kreis	Stadt/Gem.	Gemarkung	Flur	Flurstück
				Fürth	Fürth	-
				Gemarkung	Stadt	Landkreis

Geobasisdaten © Bayerische Vermessungsverwaltung 2020

Index	Datum	Gezeichnet	Änderung	Zugehörigkeit	Verweis	Maßstab	Format
						1 : 1000	297x841
Technische Referenz		Erstellt durch OMEXOM A. Wollentin	Genehmigt von BAGE-THGG T. Schneider	Erstelldatum 02.02.2023	Status gültig	Zahlteil 2c Blatt 6	
bayernwerk netz		Objektname 110-kV-Kabelleitung Fürth, LH-07-G900/7 und LH-07-G900/8 Klassifikation Planfeststellungsunterlage					
ID	Titel Anlage 07.03.02c - Lageplan Rechtserwerb - Zuwegung - Blatt 2c						