


Legende:

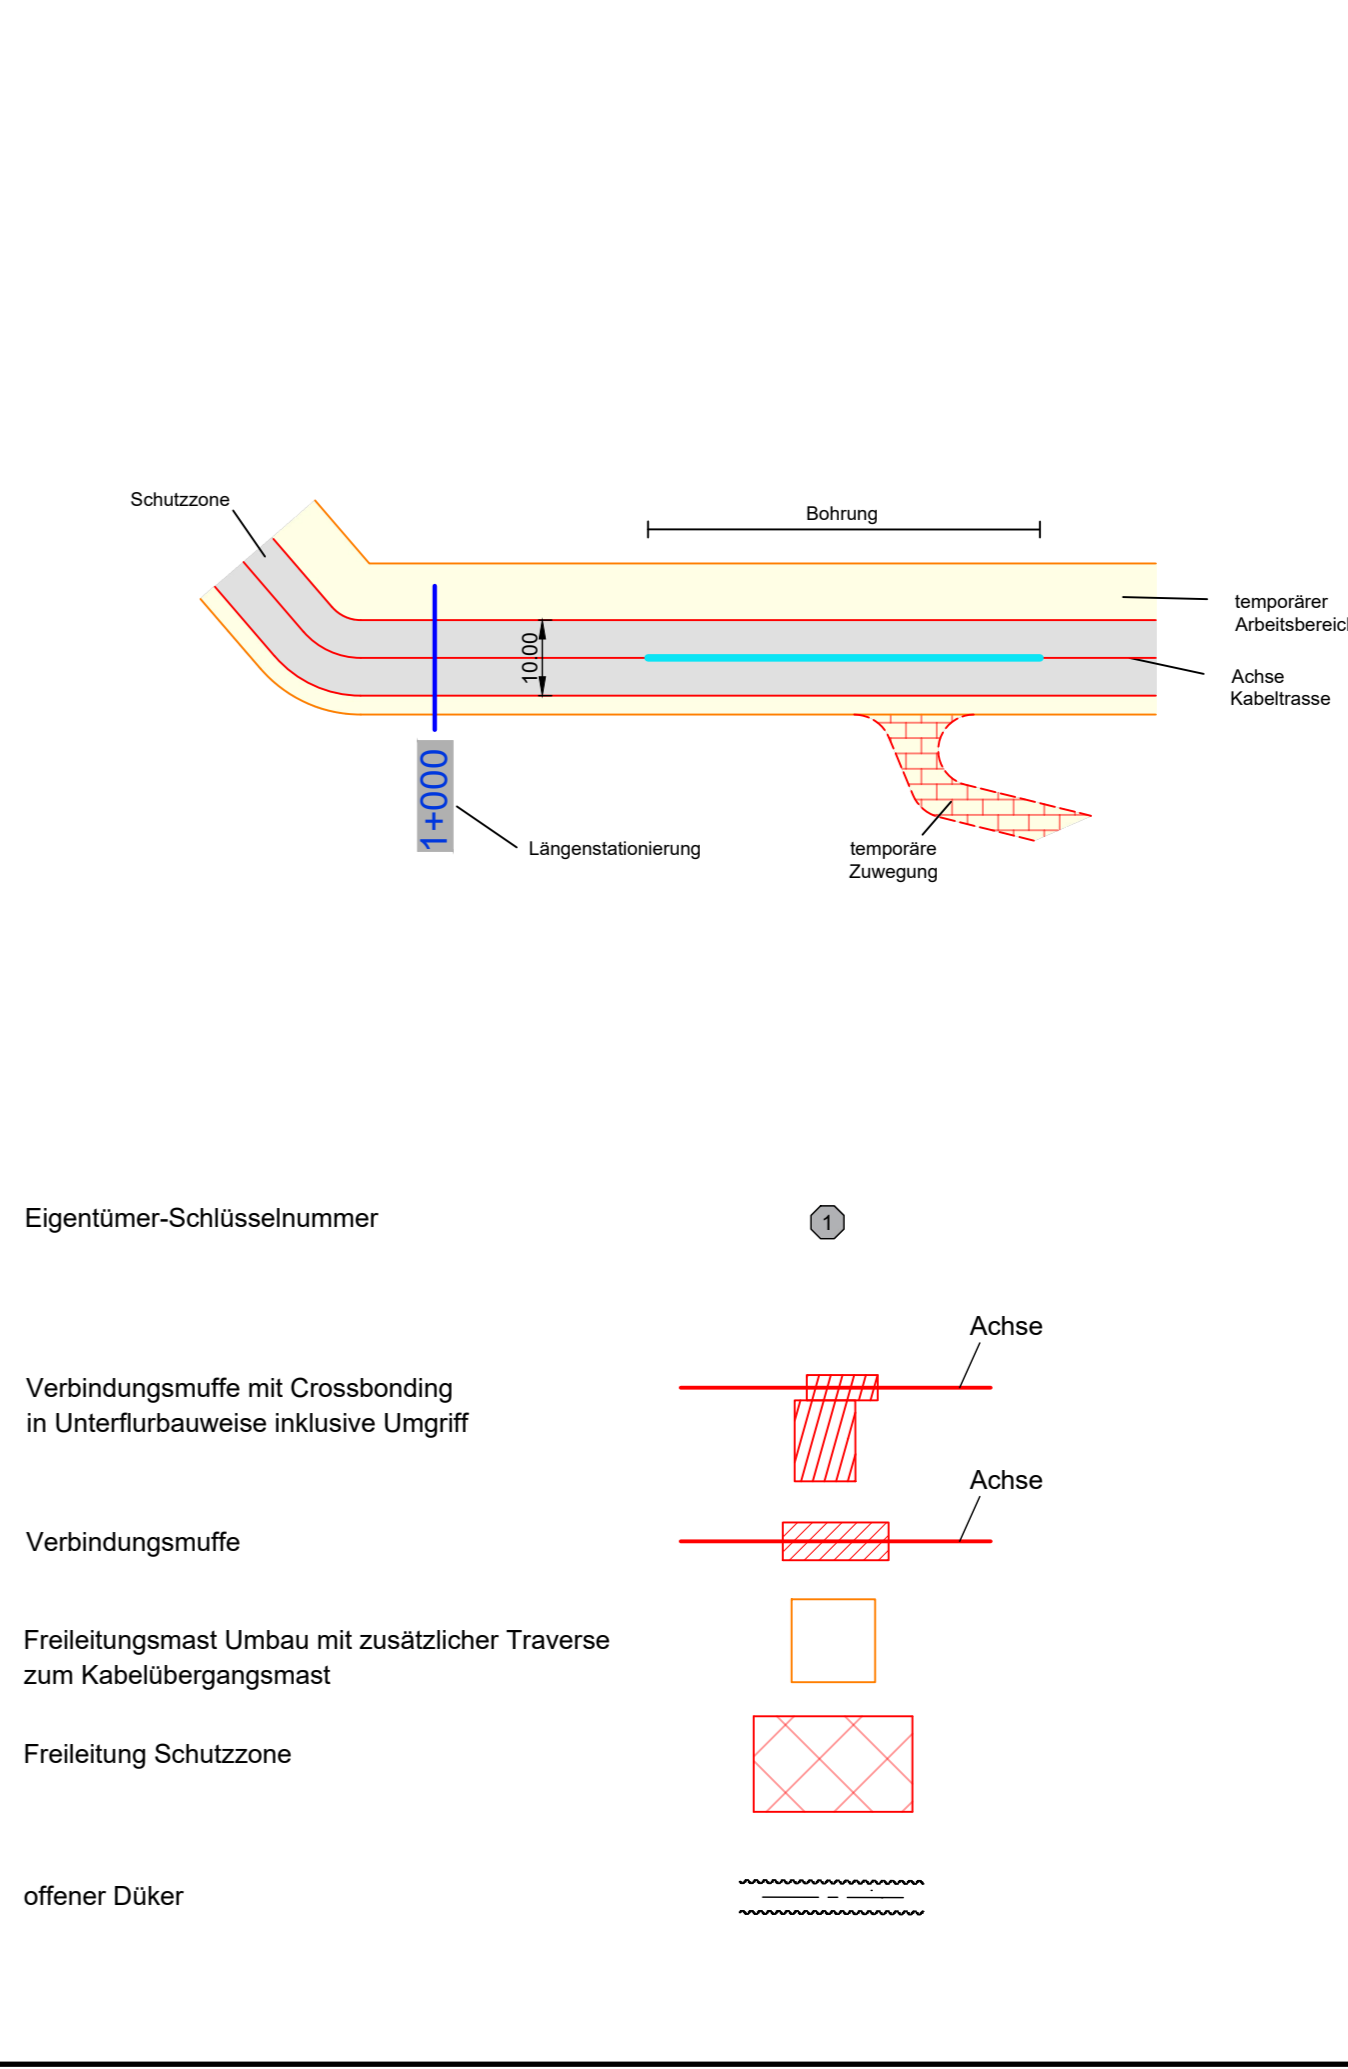

bayernwerk netz

LAGEPLAN

Rechtserwerb
110-kV-Kabelleitung
Fürth
LH-07-G900/7 und LH-07-G900/8
UW Vacher Straße - UW Dambacher Straße

Maßstab 1 : 1000

Grenzen gemäß Festlegung der Bundesländer :

Land	Reg. Bez.	Kreis	Stadt/Gem.	Gemarkung	Flur	Flurstück
				Fürth		
				Gemarkung		

Index	Datum	Gezeichnet	Änderung	Verweis	Maßstab	Format
					1 : 1000	297x1189

Technische Referenz		Erstellt durch OMEXOM A. Wollentin	Genehmigt von BAGE-THGG T. Schneider	Erstelldatum 02.02.2023	Status gültig	Zahlteil Blatt 4 6
bayernwerk netz		Objektname 110-kV-Kabelleitung Fürth, LH-07-G900/7 und LH-07-G900/8 Klassifikation Planfeststellungsunterlage				
ID	Titel Anlage 07.03.04 - Lageplan Rechtserwerb - Blatt 4					